


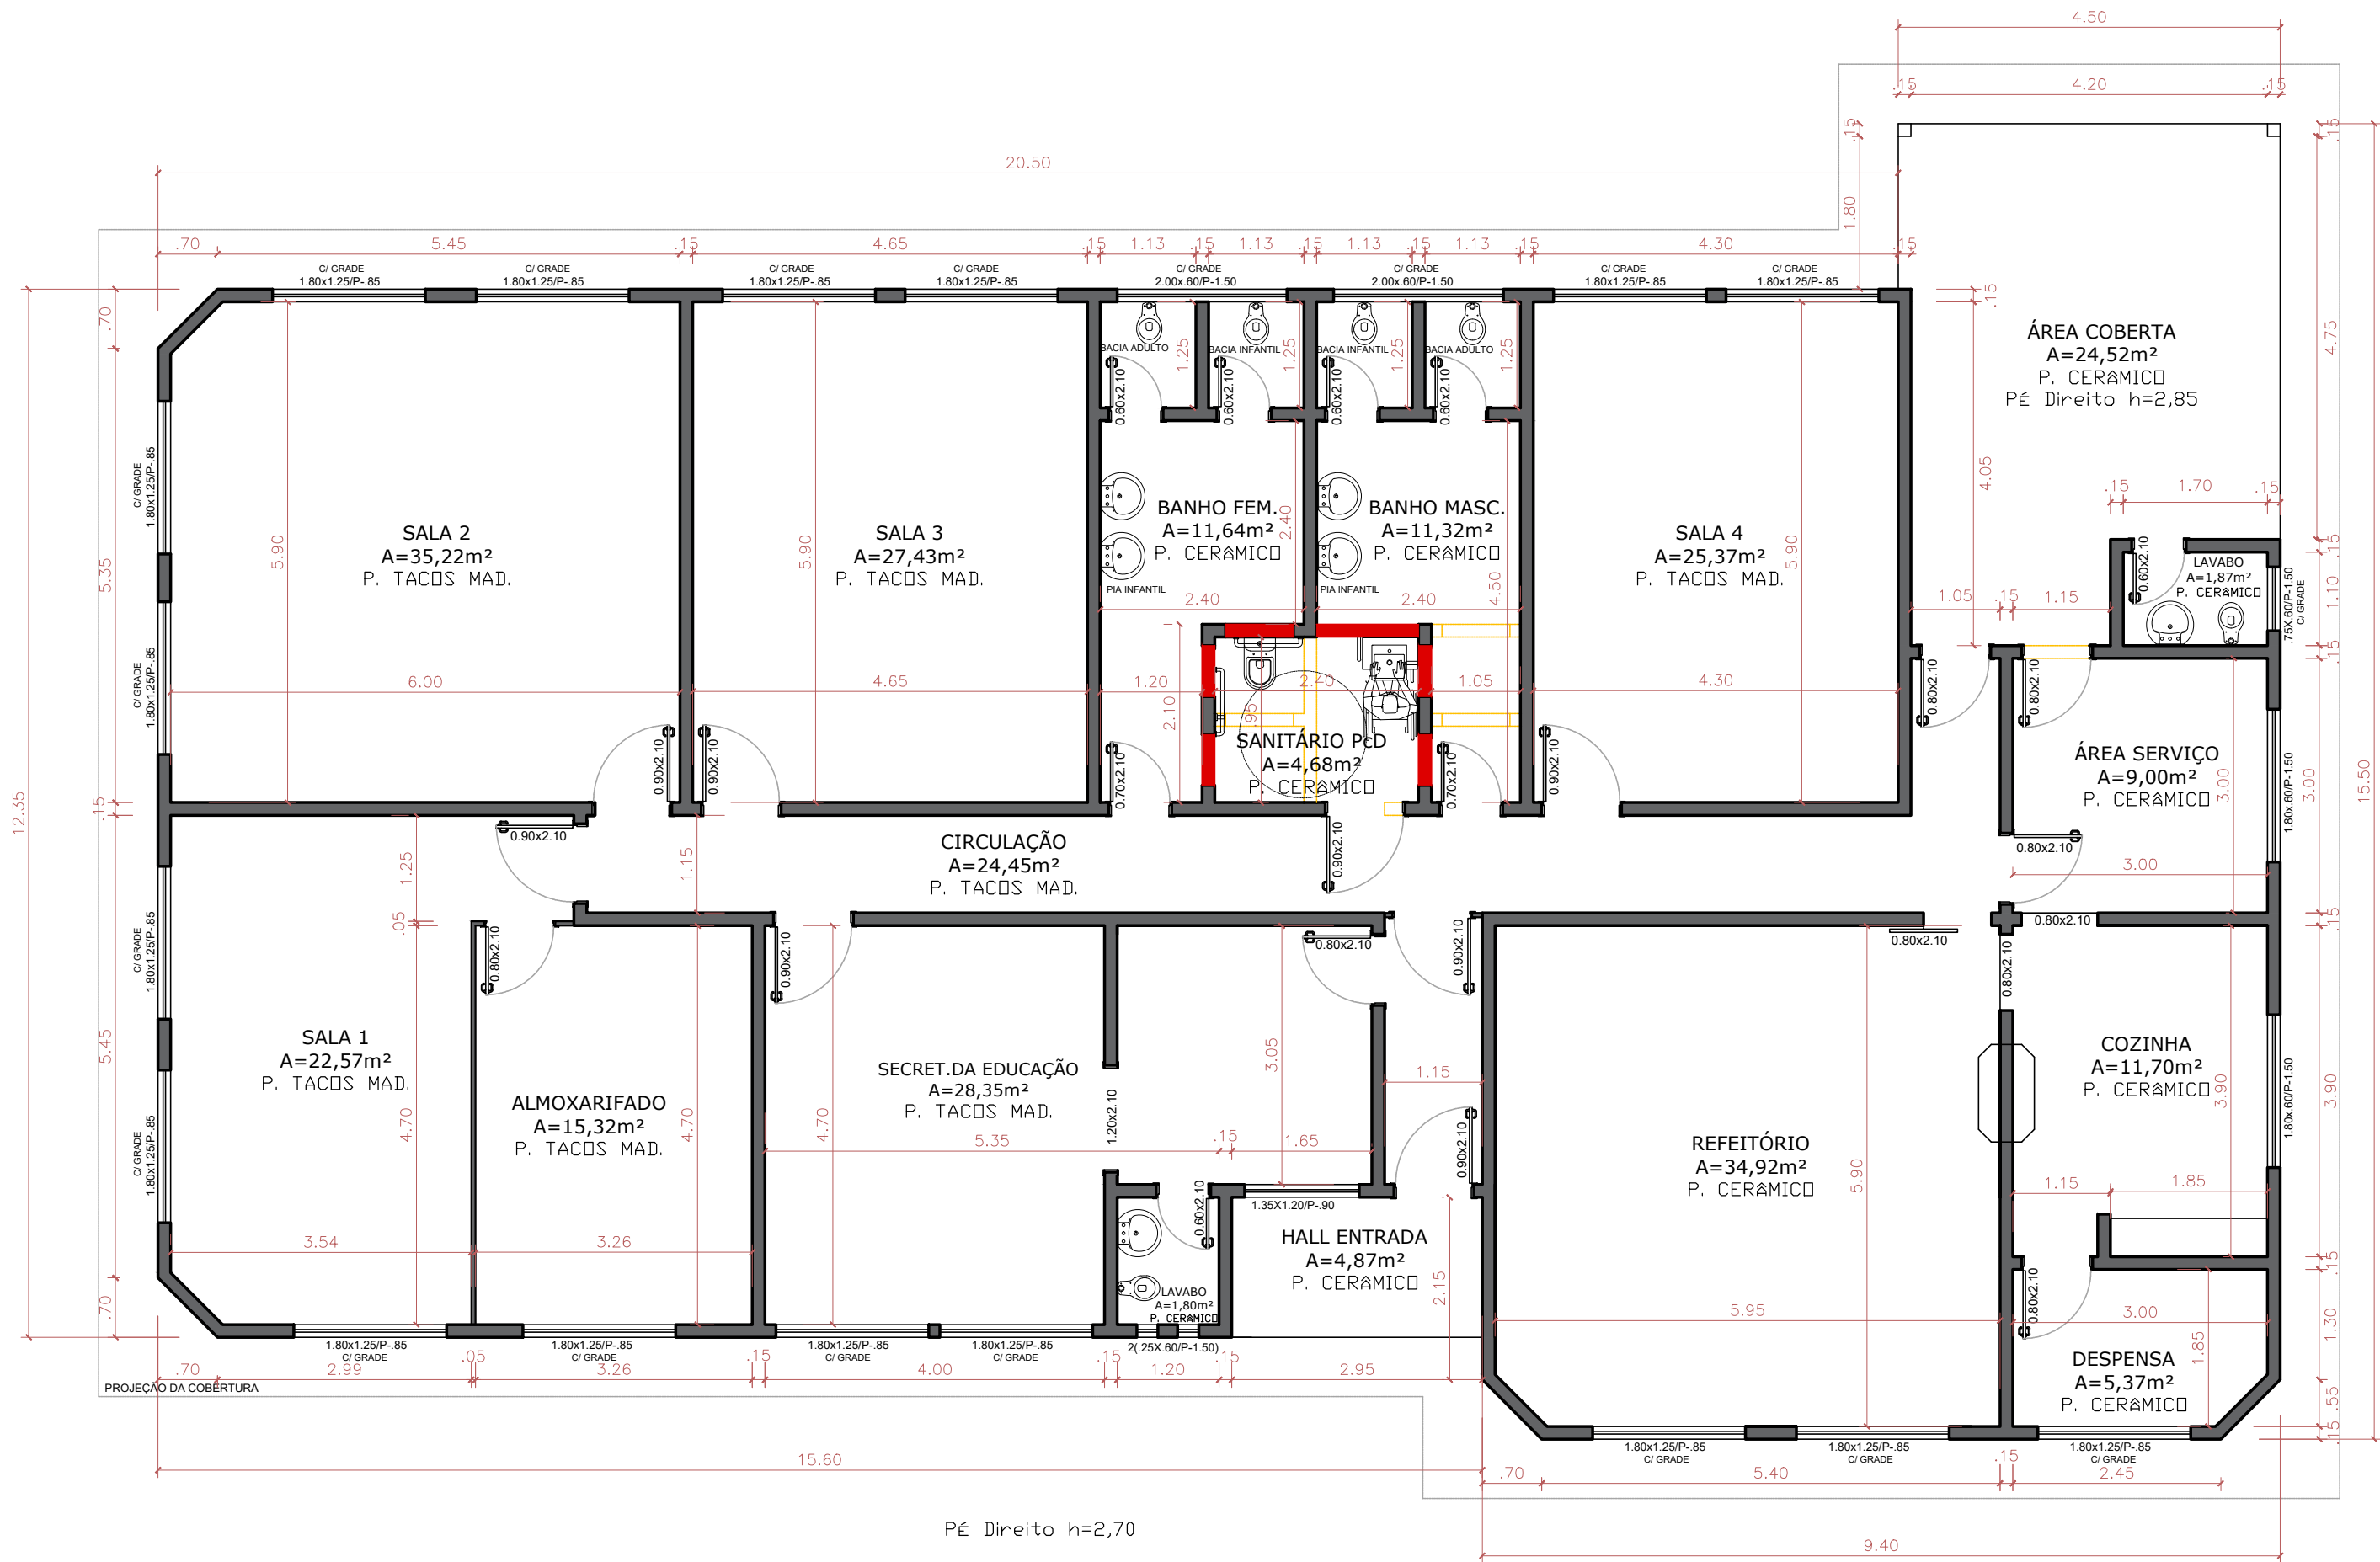

PLANTA BAIXA
ESCALA 1:75

			
PREFEITURA MUNICIPAL DE IBIACÁ-RS			
Rua do interventor, nº510, Ibiacá-RS 54 3374 1177 ou 3374 1179 www.ibiaca.rs.gov.br			
PROJETO: REFORMA DA SECRETARIA DE EDUCAÇÃO			
LOCAL DA OBRA: RUA CAXAMBÚ, ESQ. COM RUA NOVA FIÚME - IBIACÁ-RS			
PROPRIETÁRIO:	PROJETO / DESCRIÇÃO:	DESENHO:	ÁREA TOTAL:
PREFEITURA MUNICIPAL DE IBIACÁ-RS	PLANTA BAIXA	ÂNGELO Jr. BALARDIN	328,56m²
RESPONSÁVEL TÉCNICO:		DATA:	PRANCHA:
ARO, ANA LUCI PANISSON MORO CAU RS A94649-4		MAR.2023	AOI
		ESCALA:	
		1:75	