



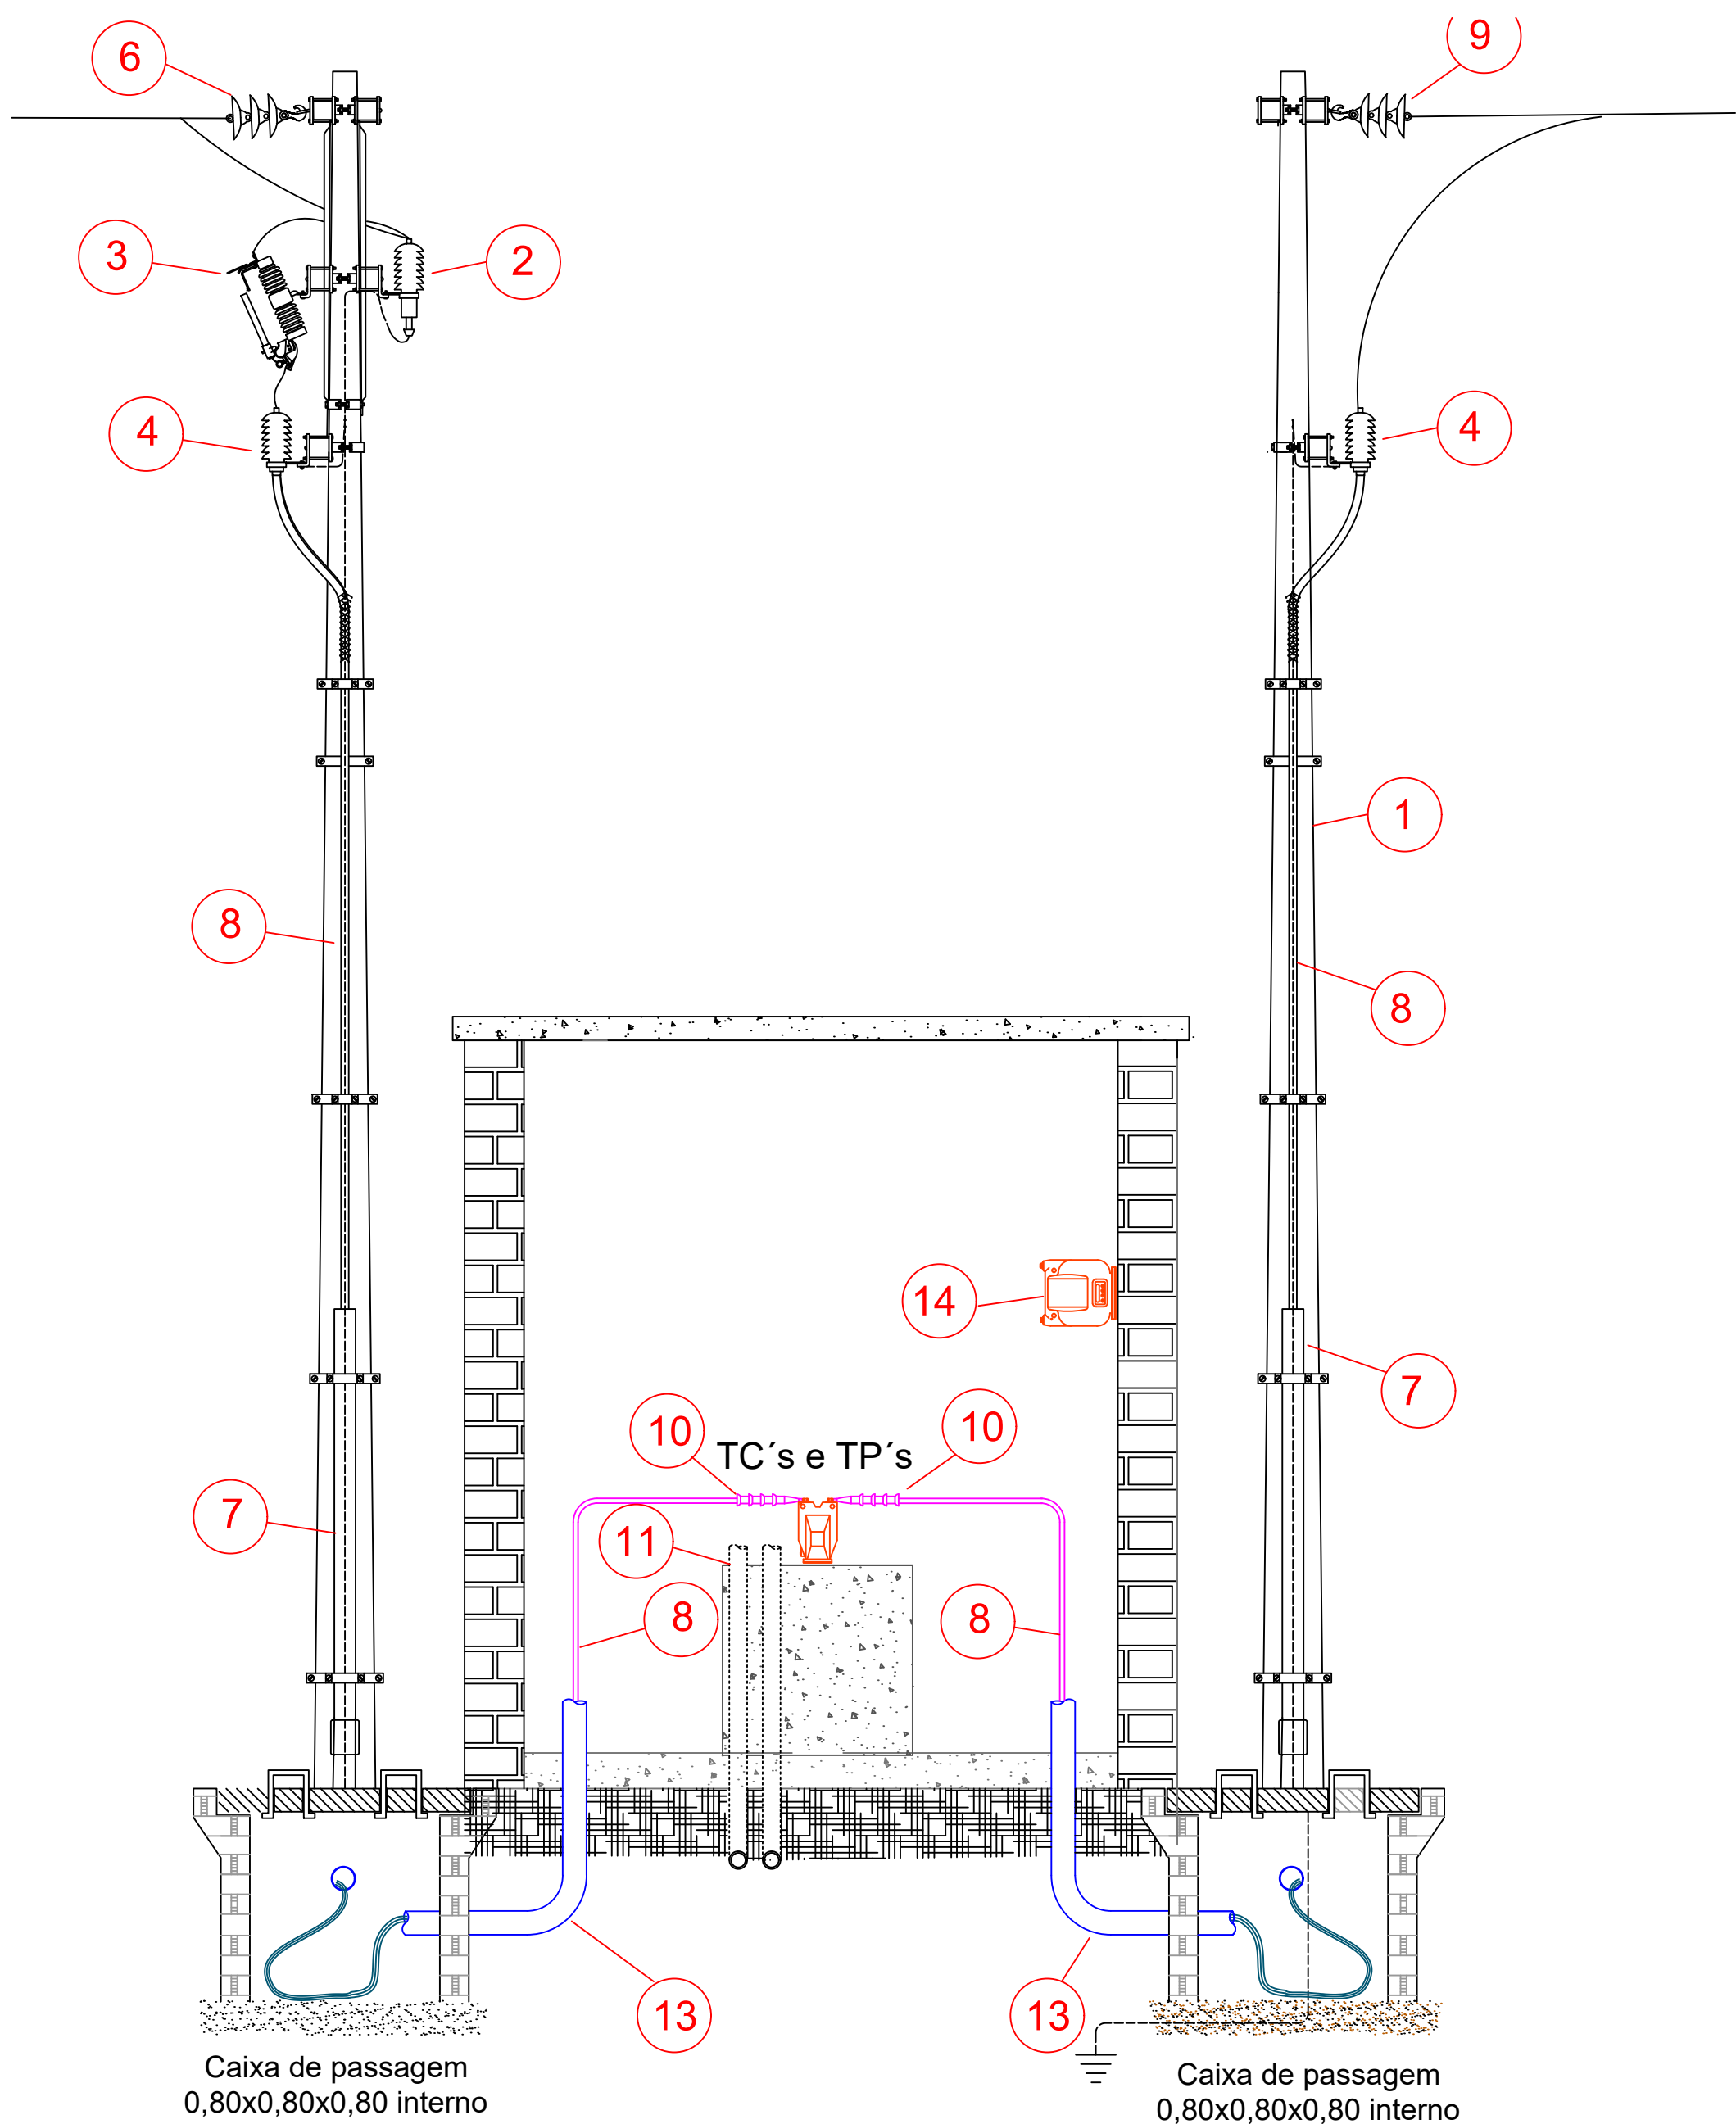

CORTE AA
ESC.1/25

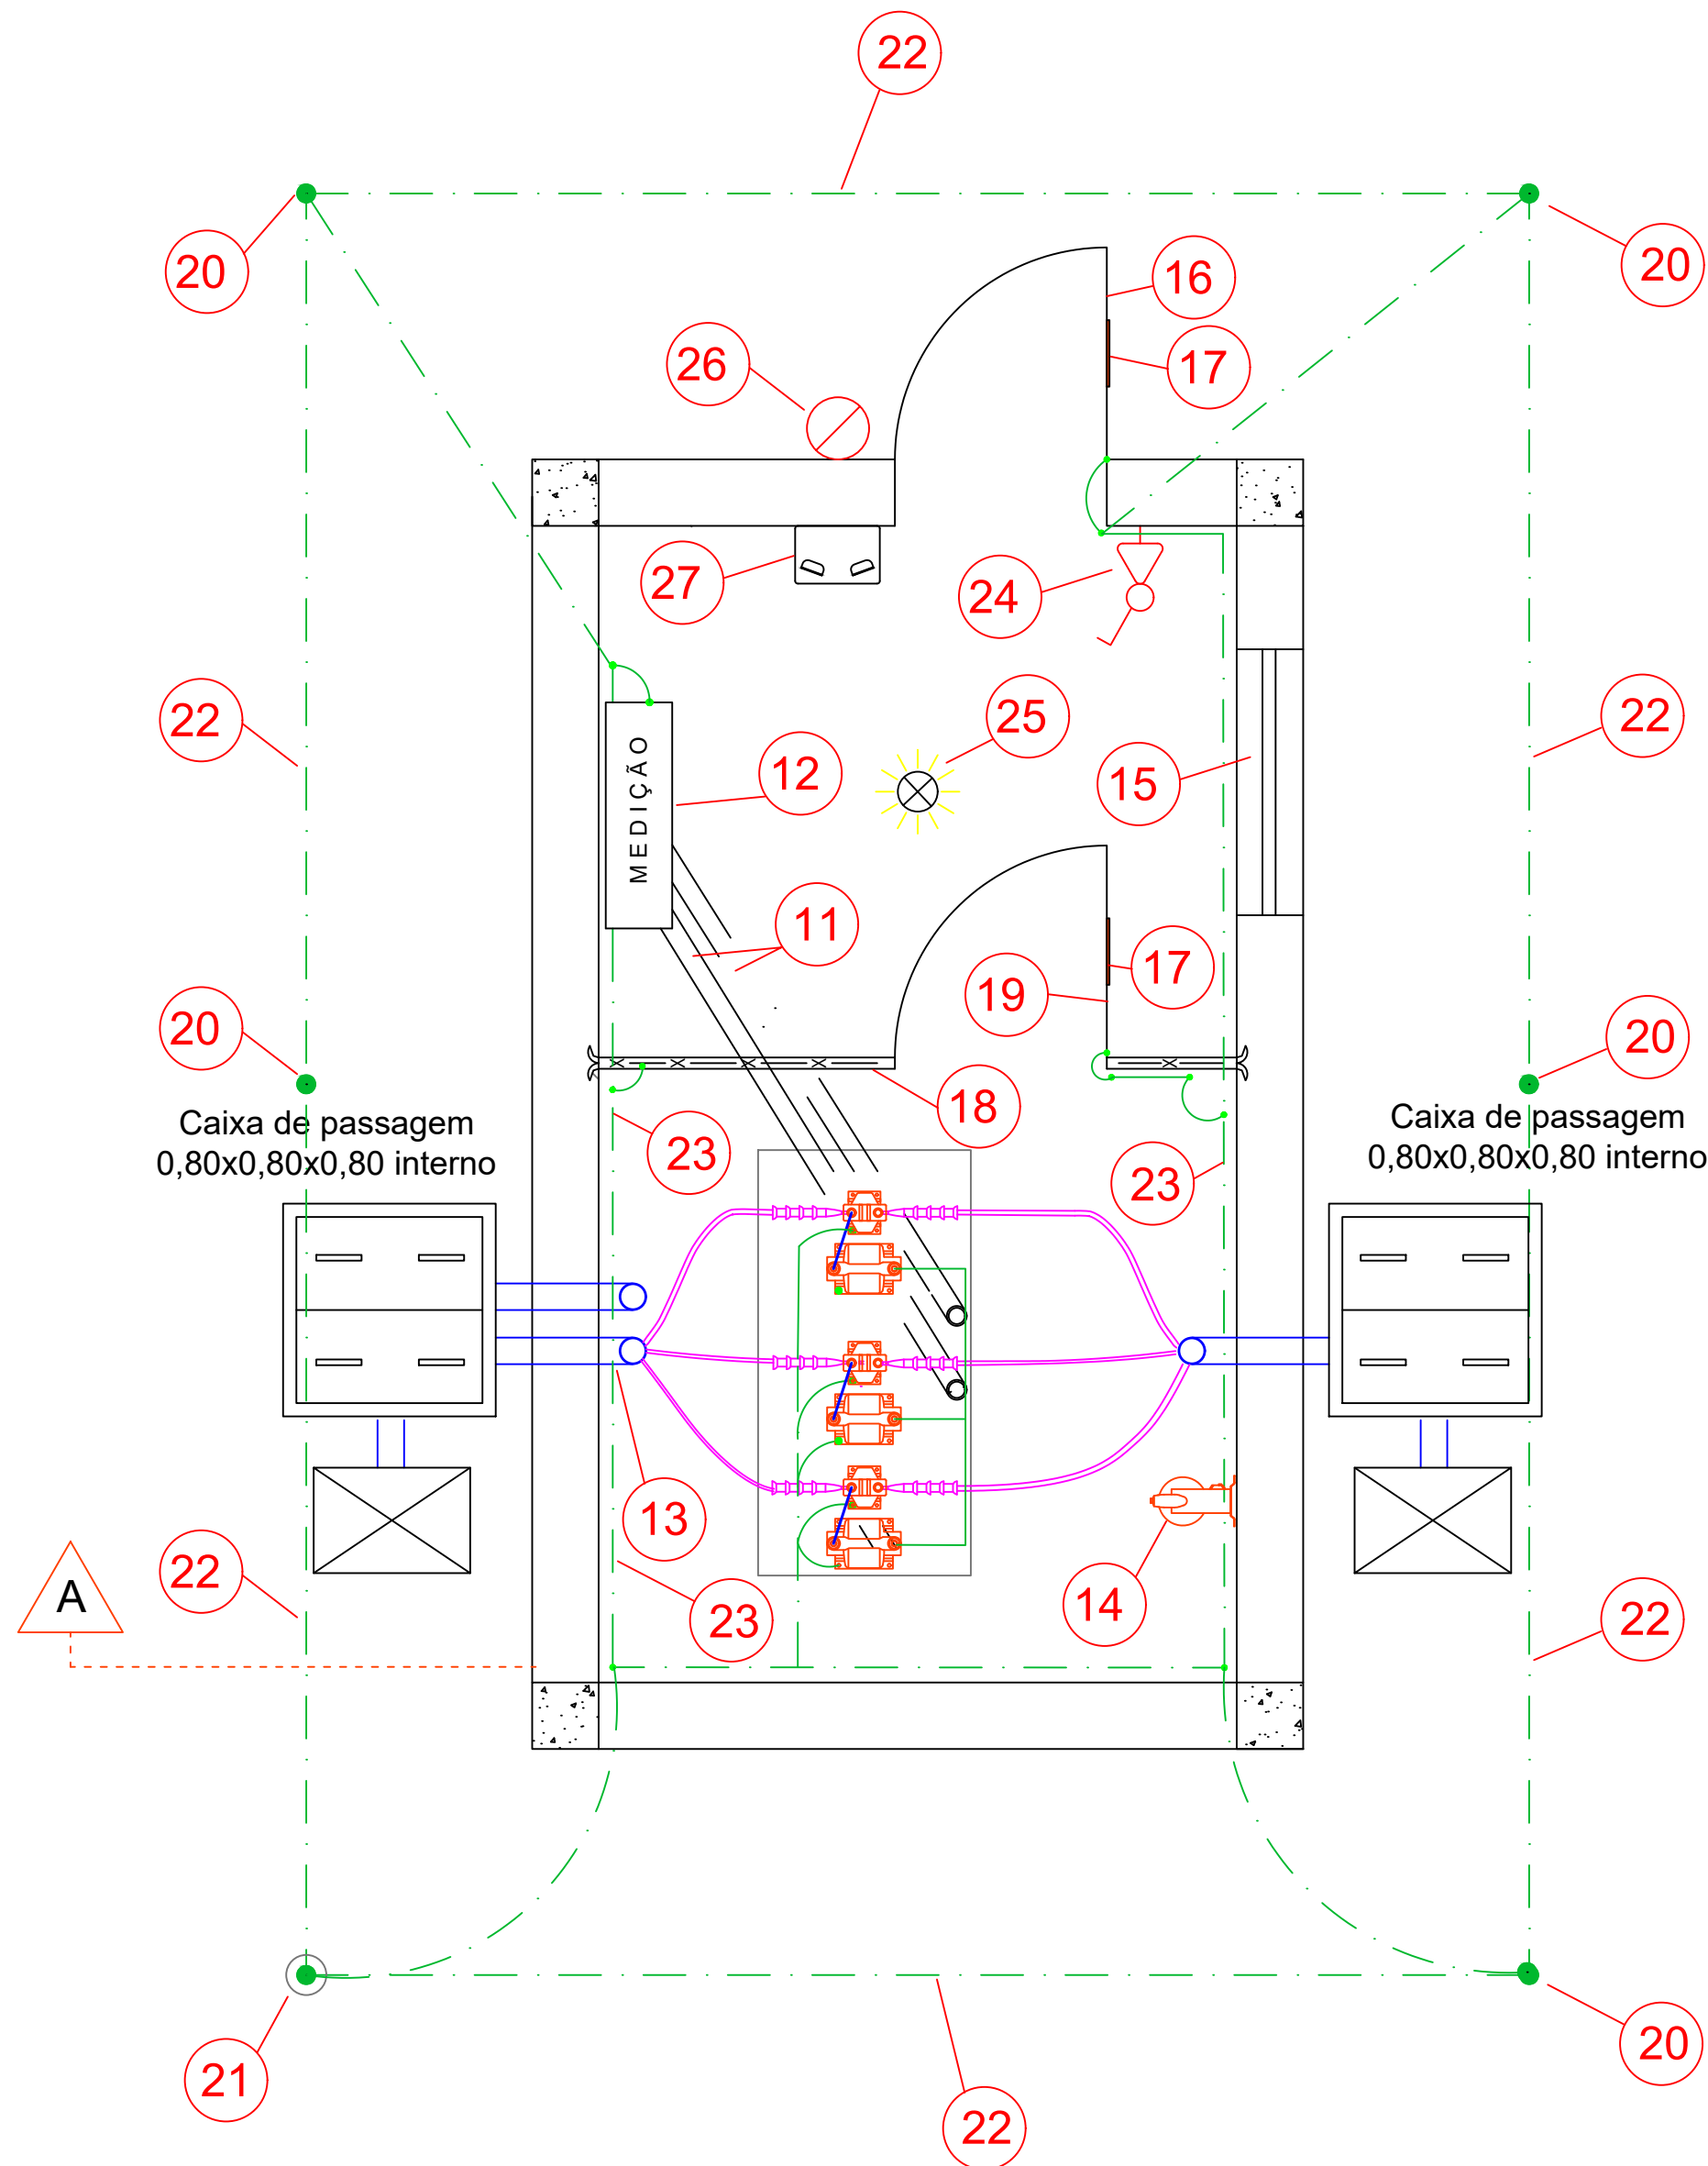

PLANTA BAIXA
ESC.1/25

LEGENDA	
01	Poste Duplo T 11-6 kN
02	Pára-Raio Polimérico 12kV/10kA
03	Chave Fusível Base C, 300A, 15 kV - Elos Fusíveis 15K
04	Terminal Termocoatrál uso Externo 15kV
05	Cruzeta de Madeira
06	Estrutura de MT N3 - existente
07	Eletroduto de Ferro Galvanizado Ø 100mm (4")
08	Cabo de Cobre Unipolar de MT seção 35mm² - 12/20kV
09	Estrutura de MT CE-3 - a instalar
10	Terminal Termocoatrál uso Interno 15kV
11	Eletroduto de PVC para medição em MT - 2 Ø 1.1/2"
12	Caixa de medição em MT - 0,85 x 0,6 x 0,4m
13	Curva de Ferro Galvanizado 4"
14	Transformador de Potencial 13,8kV - 220 V - 100 VA - para serviços auxiliares
15	Janela Metálica c/ Veneziana 1,00 x 1,00m
16	Porta Metálica c/ Veneziana 0,8 x 2,10m
17	Placa de Advertência - * Perigo de Morte - Alta Tensão*
18	Armação de Ferro com Tela Otis, arame 14BWG, 15x15mm - 2,4 x 2,1m
19	Porta com Tela Otis, arame 14BWG, 15x15mm, 0,70 x 2,10m, com dispositivo para cadeado e lacre
20	Haste de Aterramento 5/8" x 2400mm, conexão com solda exotérmica
21	Caixa de Inspeção com Haste de Aterramento 5/8" x 2400mm
22	Cabo de Cobre nu 70 mm²
23	Cabo de Cobre nu 25 mm²
24	Interruptor Simples e Tomada em condutele
25	Luminária Led 24W - Tipo Pafion
26	Extintor de Incêndio - CO2 - 6 kg
27	Luminária de Emergência - Autonomia de 2 h

MUX ENERGIA Município: Ibiáçã - RS

PREFEITURA MUNICIPAL DE IBIÁÇÃ
RUA DONA BRÍGIDA
IBIÁÇÃ - RS

CABINE DE MEDIÇÃO DE MÉDIA TENSÃO
PARQUE DO ROMEIRO

PLANTA CONSTRUTIVA

Resp.técnico

Engº. Eletr. Sérgio Bordignon

escala

1:100

Des.

Sérgio

data

Julho/2025

folha

2/2