

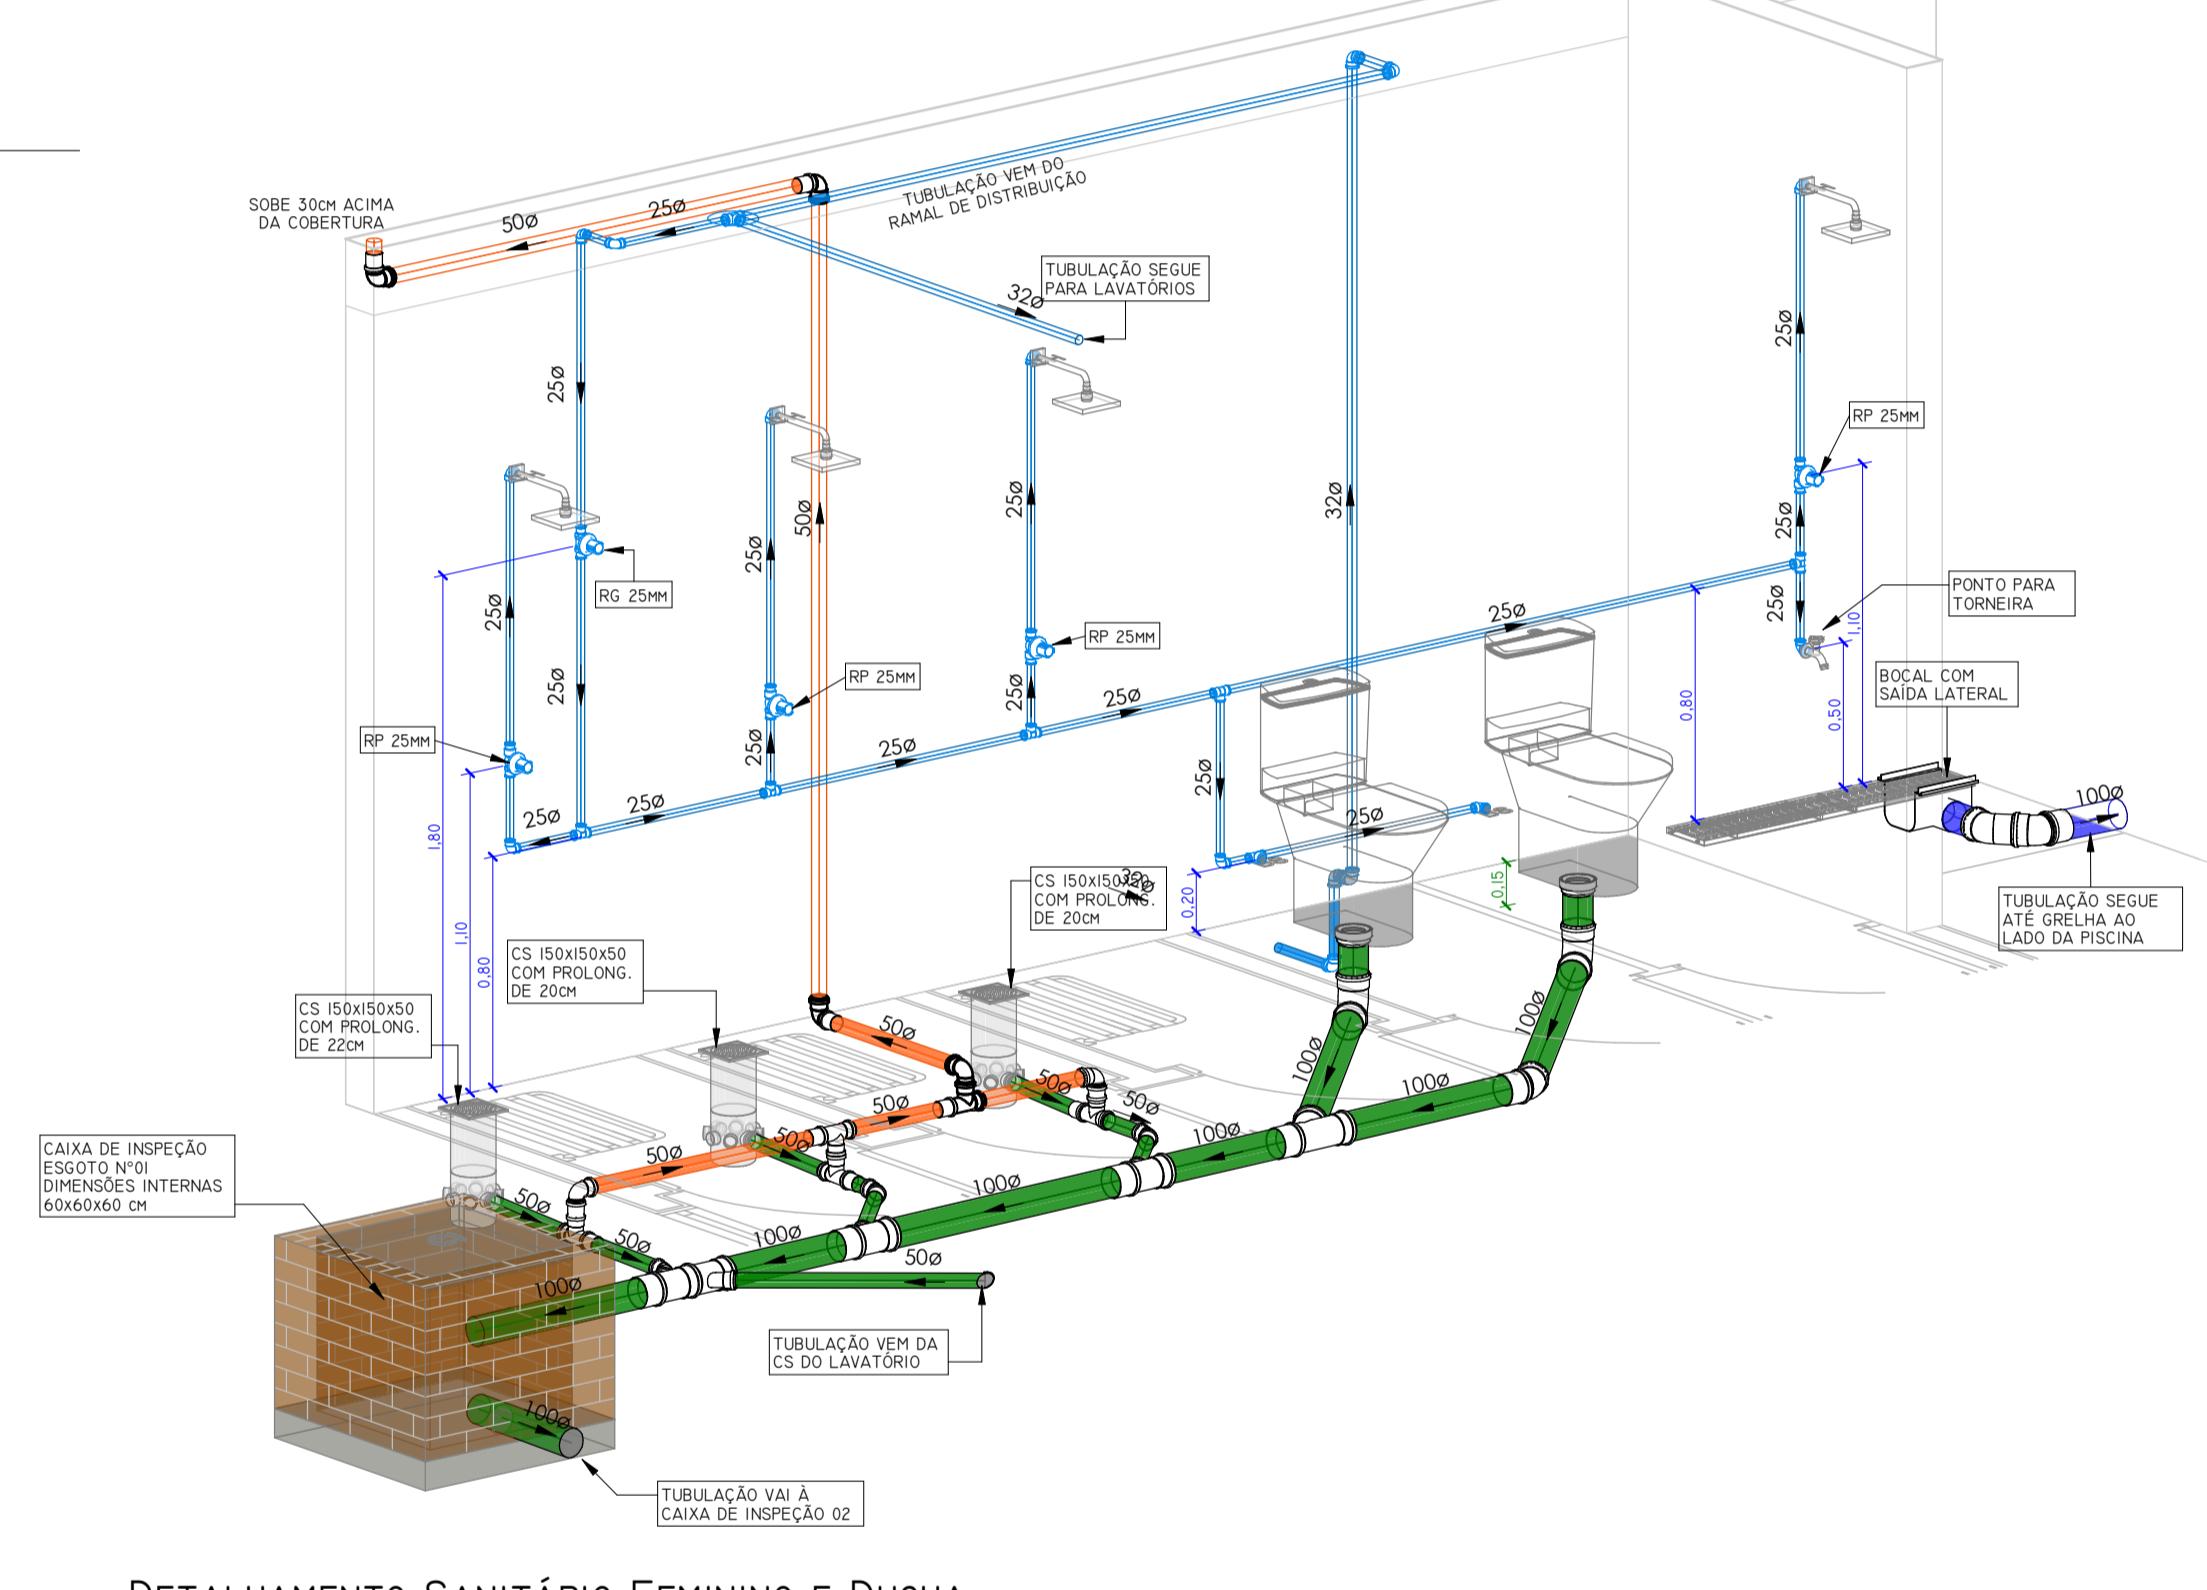
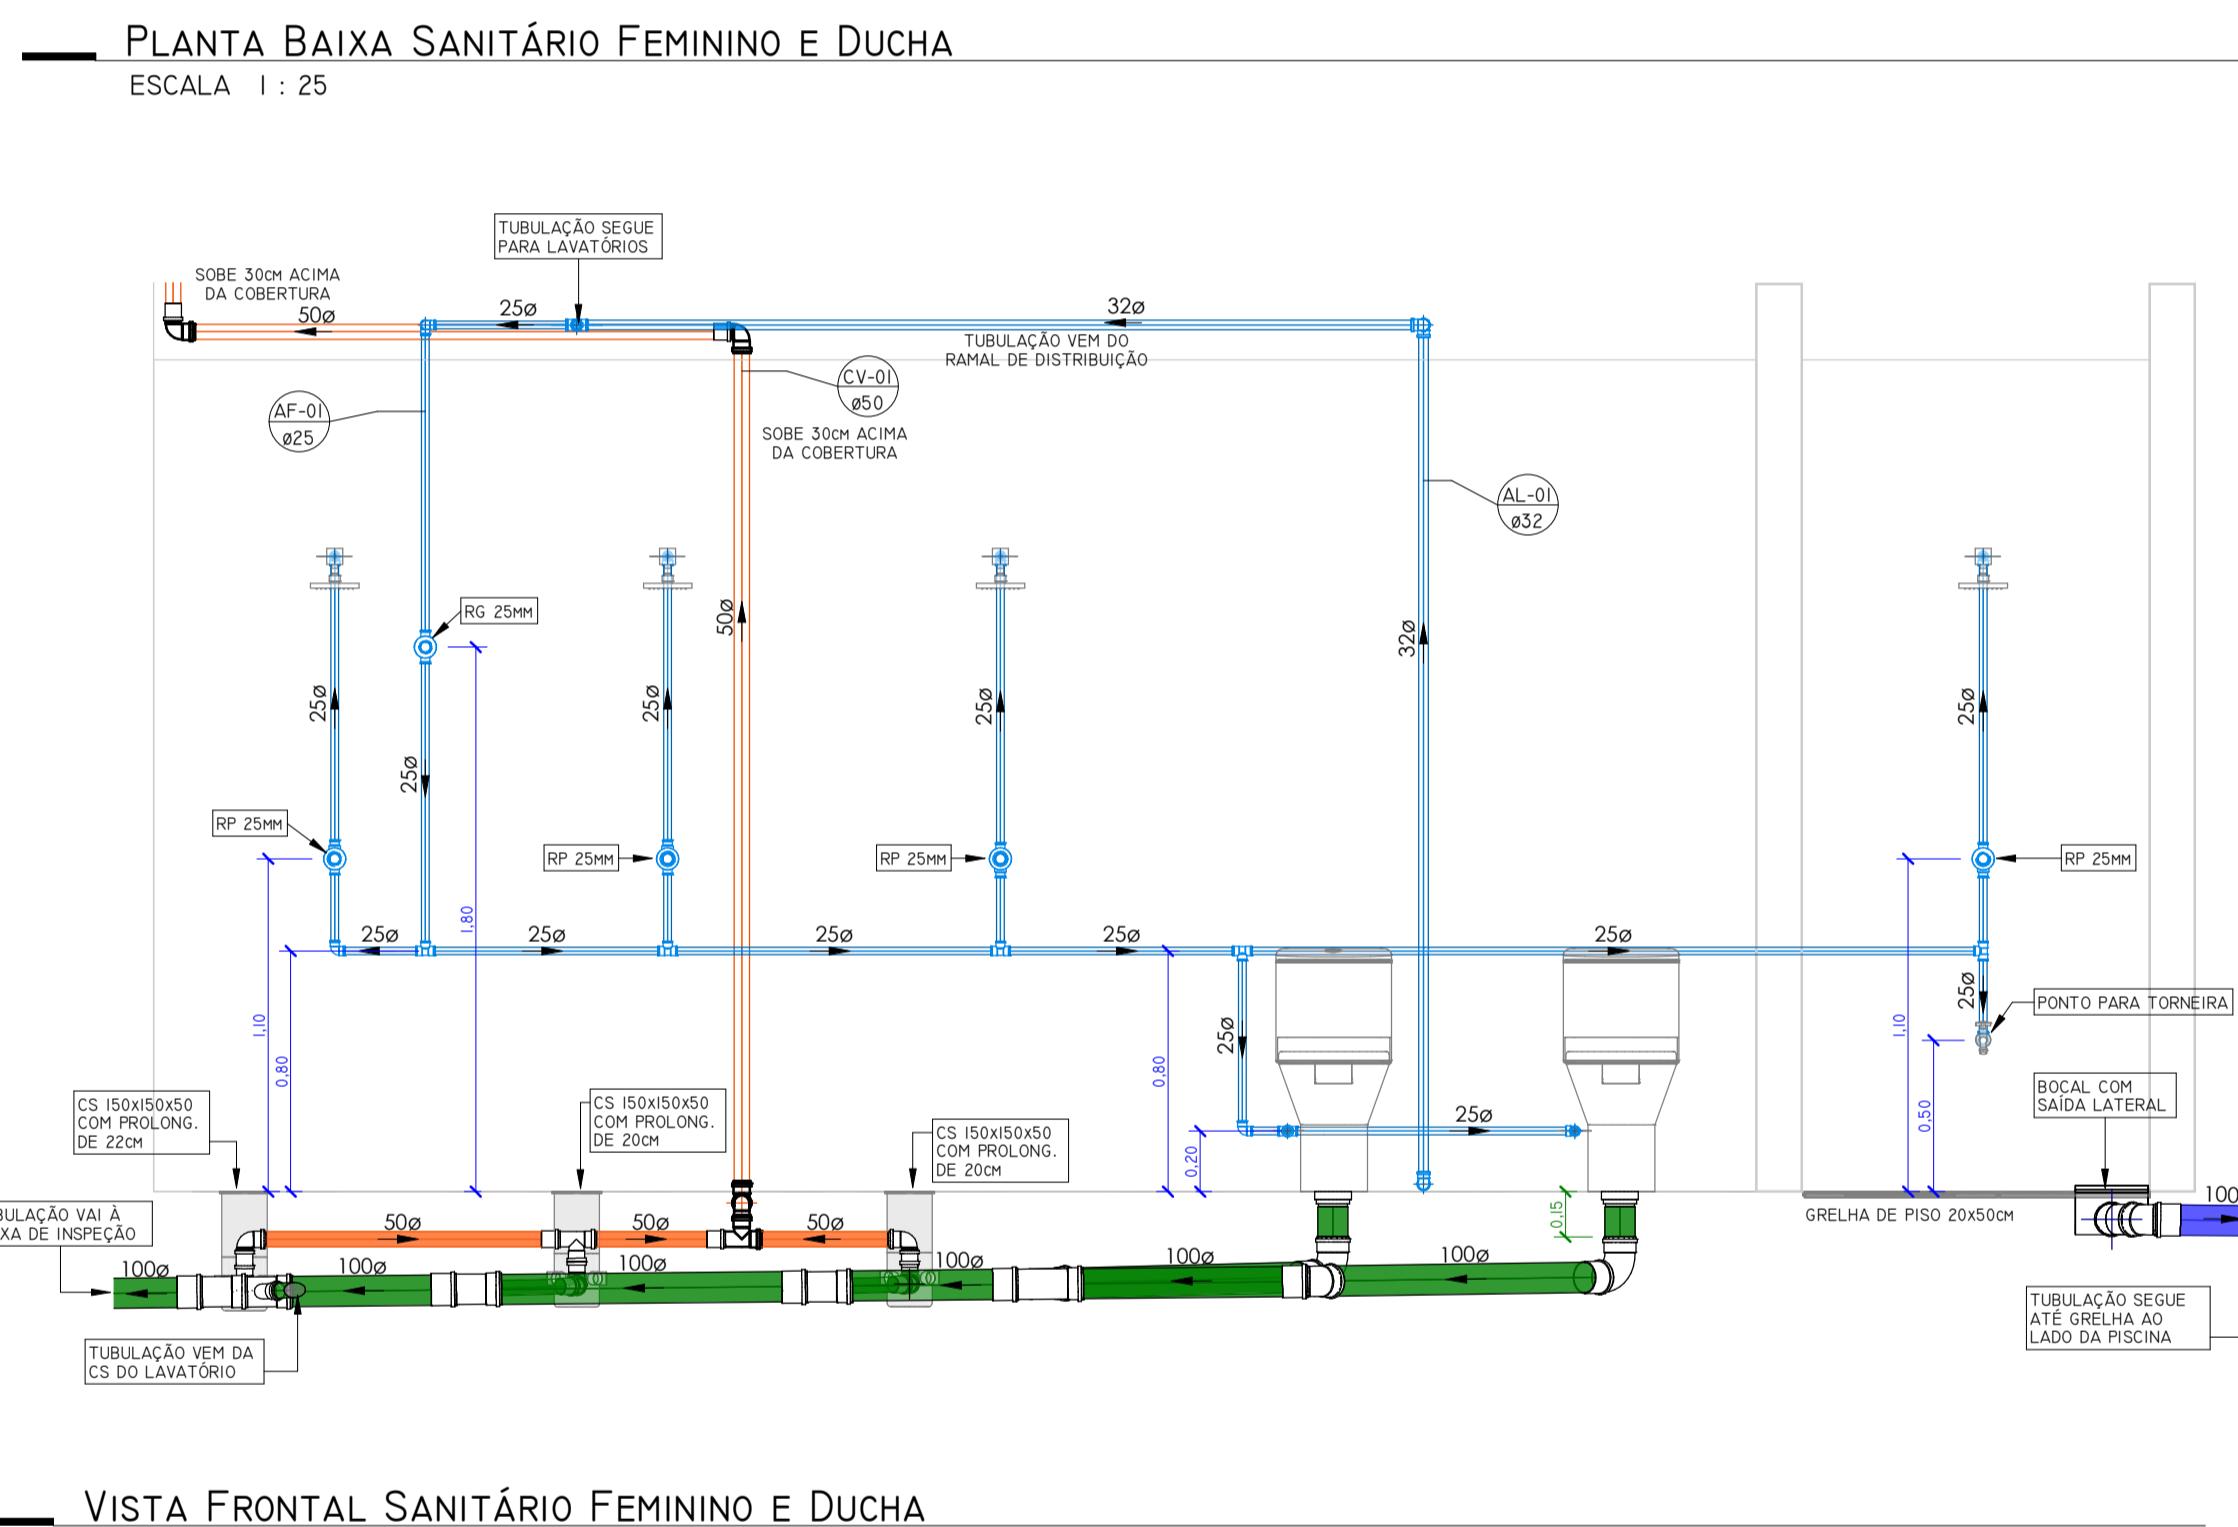


TUBULAÇÃO	
ÁGUA FRIA	Blue circle
ÁGUA QUENTE	Red circle
ALIMENTAÇÃO	Grey circle
AR CONDICIONADO	Brown circle
EXTRAVASO E LIMPEZA	Cyan circle
PLUVIAL	Blue circle with dot
RECALQUE ÁGUA FRIA	Cyan circle with dot
ESGOTO SANITÁRIO	Green circle
ESGOTO COM GORDURA	Orange circle
VENTILAÇÃO	Yellow circle

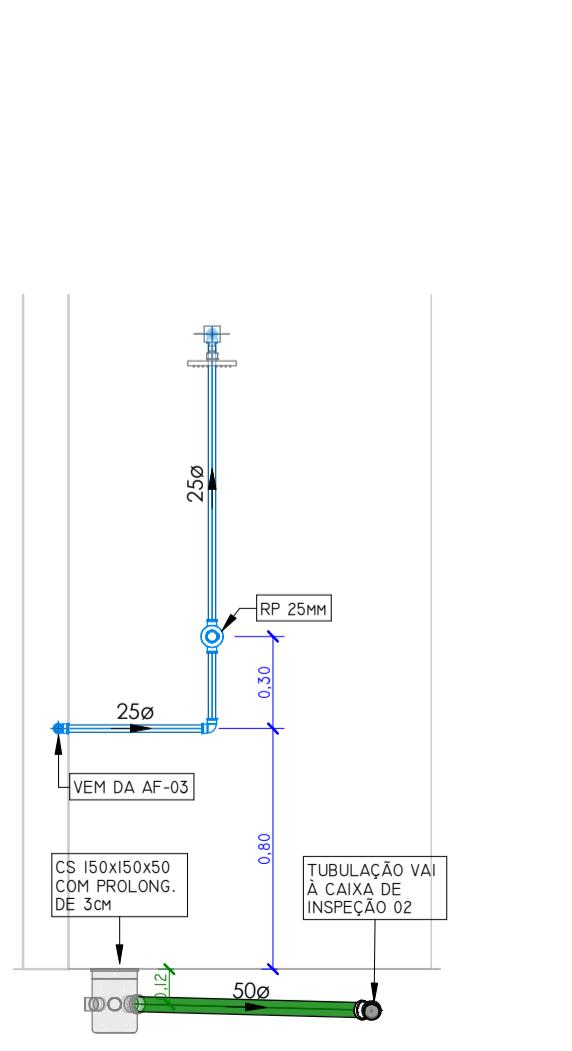


INCLINAÇÃO	
ESGOTO	
DIÂMETRO	DECLIVIDADE
<75mm	2%
>100mm	1%
VENTILAÇÃO ESGOTO	
DIÂMETRO	DECLIVIDADE
TODOS	1%
PLUVIAL	
DIÂMETRO	DECLIVIDADE
TODOS	MINIMO 0,5% UTILIZAR 1%

PEÇAS	
AL	Caixa de gordura com inspeção
AF	Caixa de inspeção esgoto e pluvial
AQ	Caixa sifônica 150x150x50 Tampa em Inox
AC	Caixa sifônica 230x250x75 Tampa cega branca
CV	Caixa sifônica 150x170x75 Tampa em Inox
CVP	Sifão tipo copo
REC	Torneira de jardim
RECC	Coluna recalque água cisterna
TP	Tubo de queda pluvial
TQB	Tubo de queda banheiro
TQC	Tubo de cozinha/gordura
TQL	Tubo de lavanderia
TQ	Tubo de esgoto

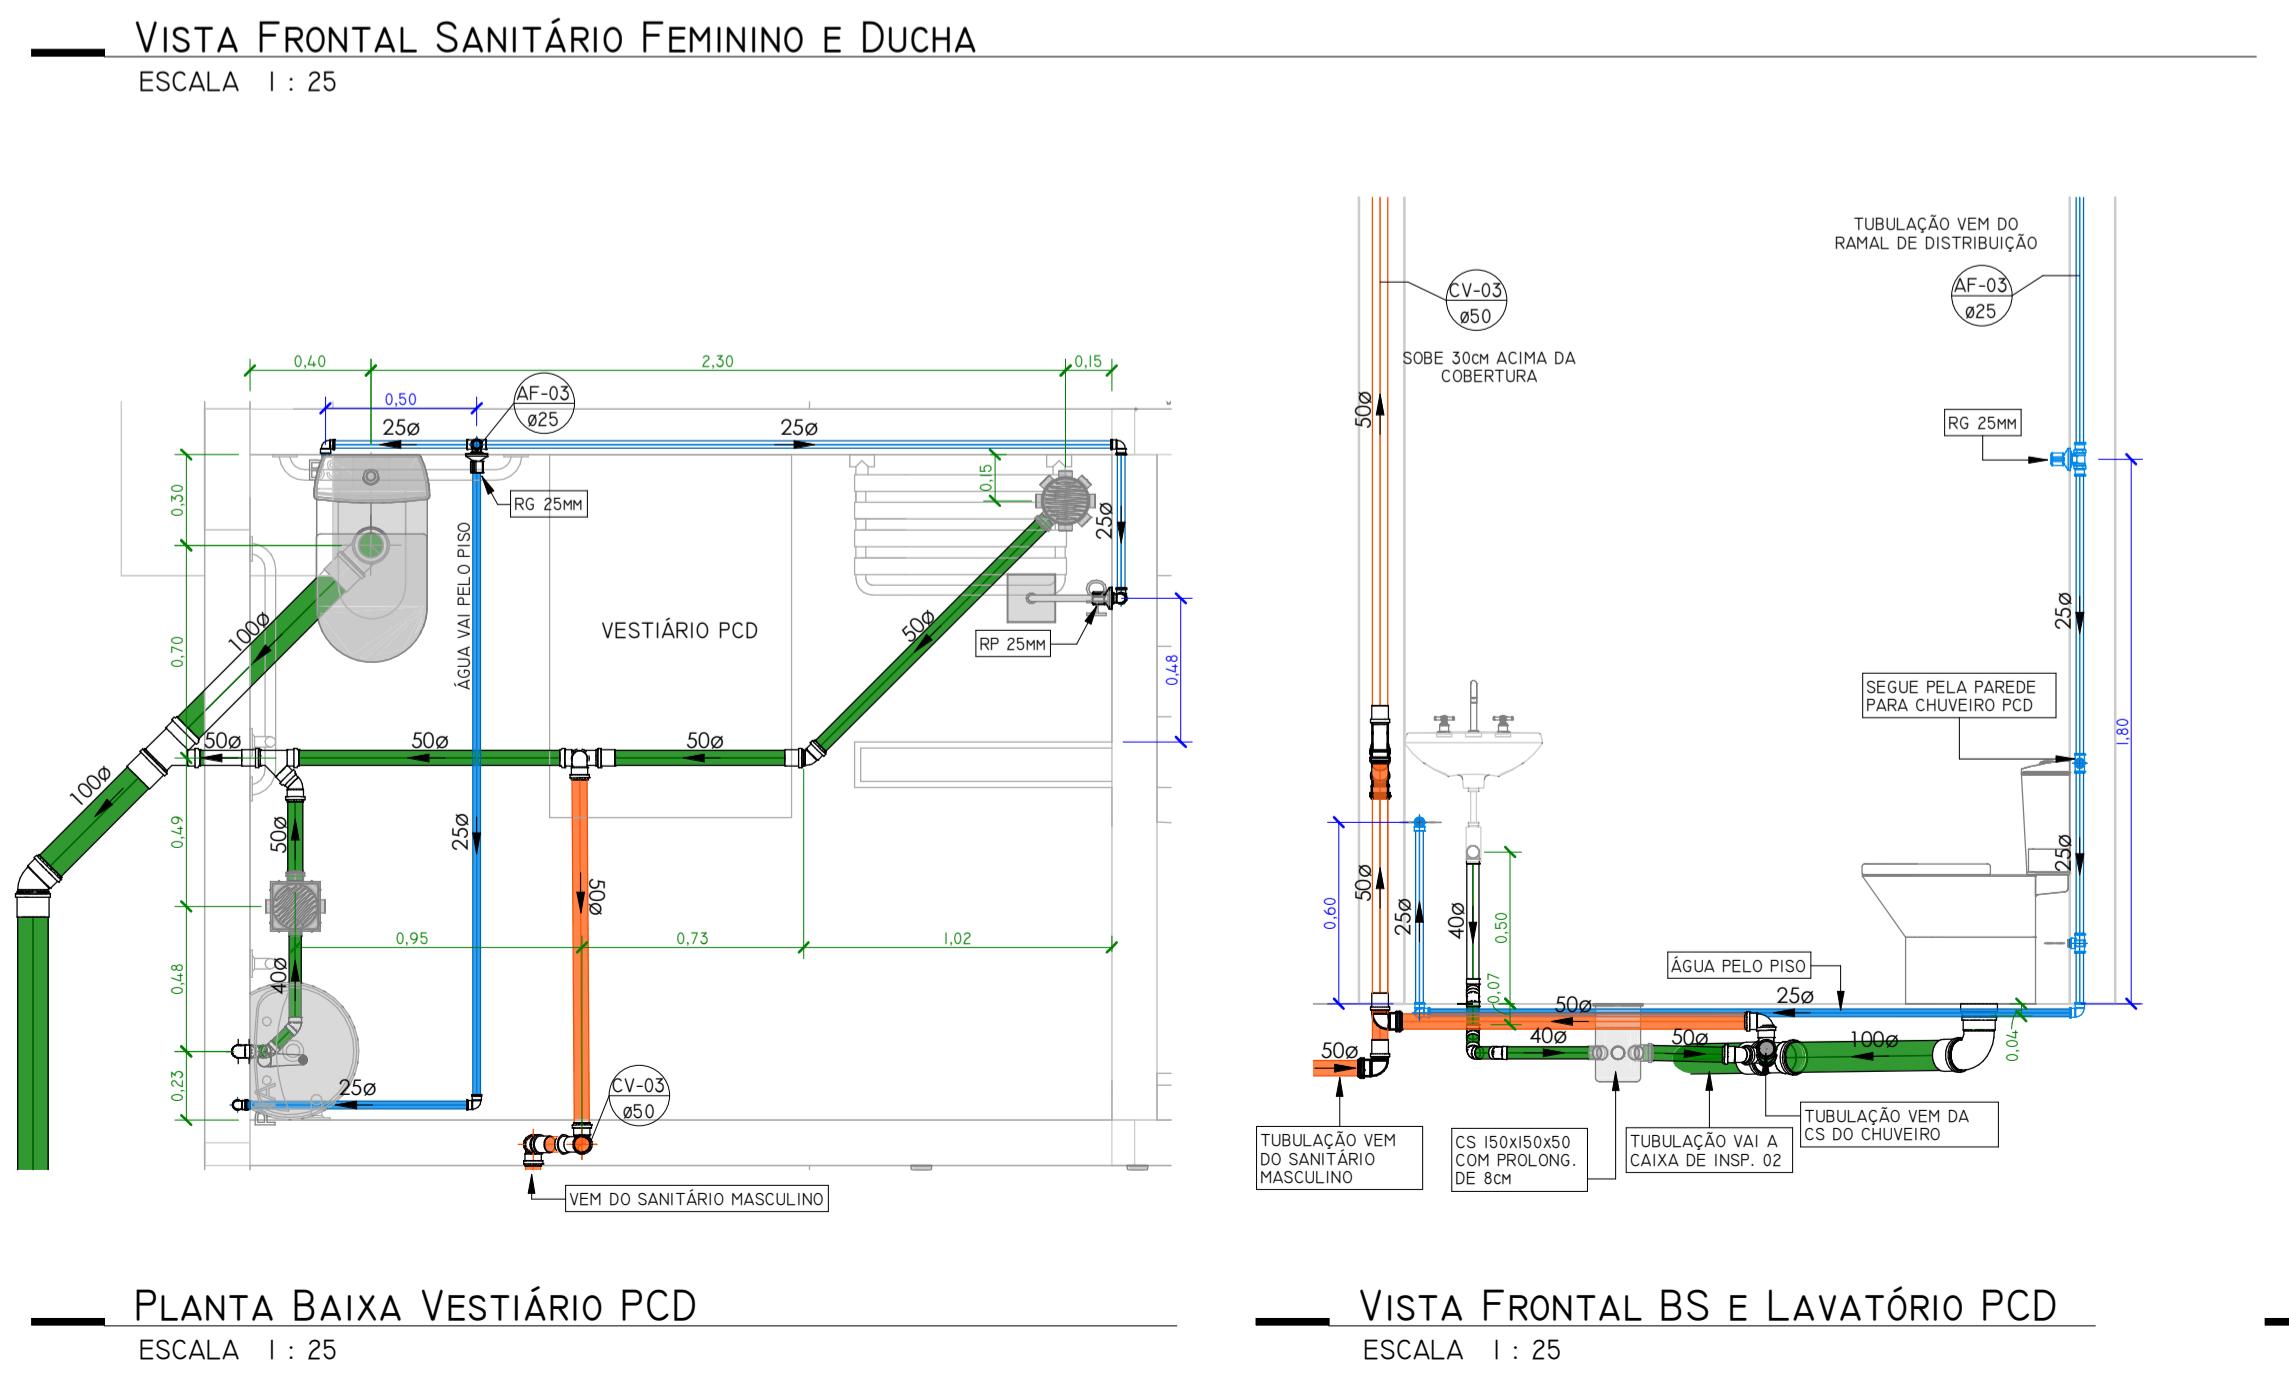

VISTA FRONTAL CHUVEIRO PCD
ESCALA 1:25

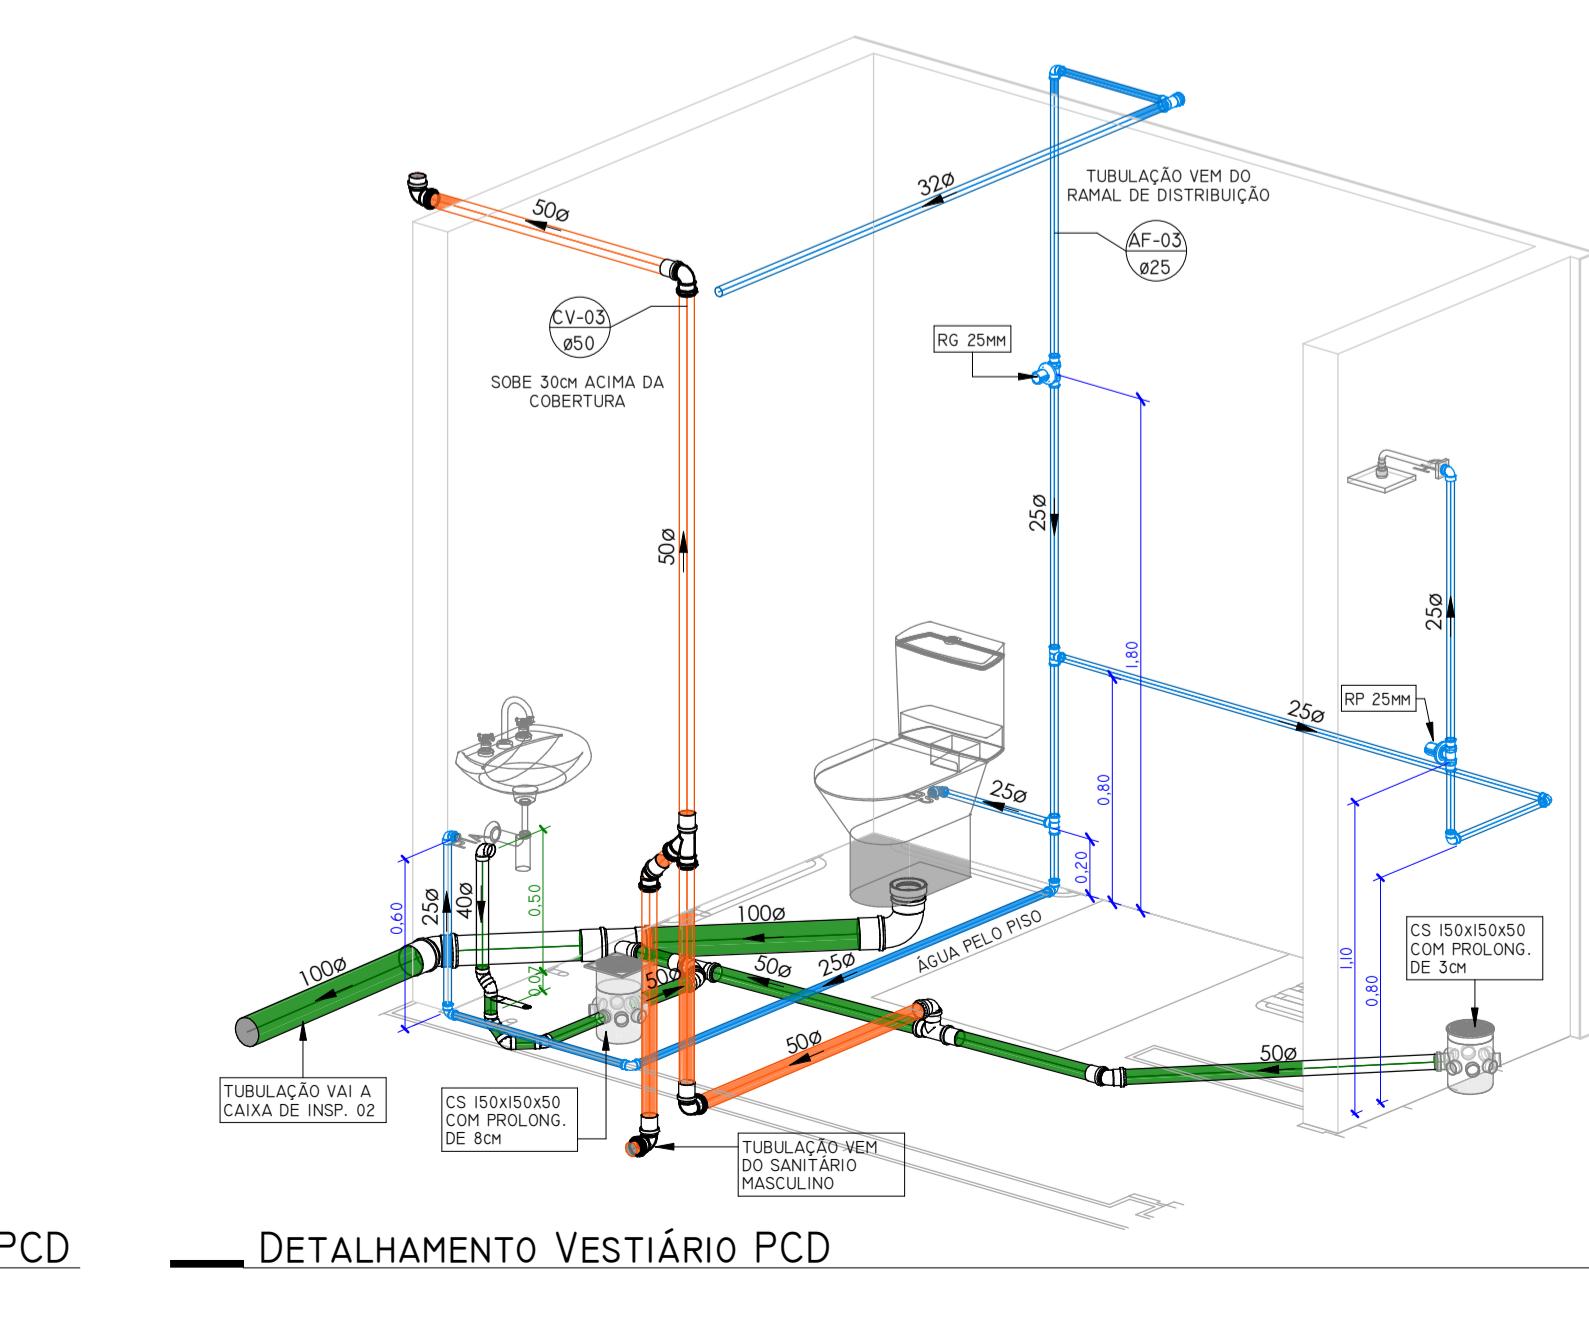

APROVAÇÃO:

outbox ARQUITETURA E ENGENHARIA	ANDRIELE PANISSON ALANA DOGENSKI
projeto: CENTRO DE CONVIVÊNCIA DO IDOSO	arq. e urb. Andreiele Panisson eng. civil Alana Dogenski
endereço: RUA MARECHAL DEODORO DA FONSECA, LOTE N° 12, QUADRA N° 22-D, CENTRO - IBIÁÇA/RS	CAU A/86316-9 CREA/RS 24865
proprietário(a):	
área: 222,44 m ²	
data: NOVEMBRO DE 2025	
desenho: LAURA	
descrição: PLANTA BAIXA E DETALHAMENTOS	
dezenho: LAURA	
escala: PRANCHA INDICADA	

Arq. e Urb. Andreiele Panisson CAU A/86316-9 Eng. Civil Alana Dogenski CREA/RS 24865

07/19